




Comune di Napoli

Direzione centrale Cultura, turismo e sport

Servizio Progettazione, realizzazione e manutenzione impianti Sportivi

Progetto esecutivo

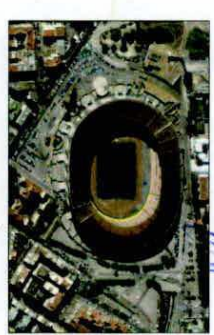

Rup: geom. Antonio Riccio

Progettisti:

arch. Vincenzo Quaranta


istr. tecnico Aniello Manzo

geom. Domenico Mennitti


Antonio Riccio
Vincenzo Quaranta
Aniello Manzo
Domenico Mennitti

Lavori di adeguamento alle norme antincendio delle vie di esodo, e delle gradinate dello stadio e realizzazione della seconda adduzione idrica per il complesso sportivo Stadio San Paolo

Scala:	VARIE
Stato di fatto - pianta anello superiore	
Elaborato n.:	PE_SP_PAS_015
Data:	Dicembre 2017
Revisione:	

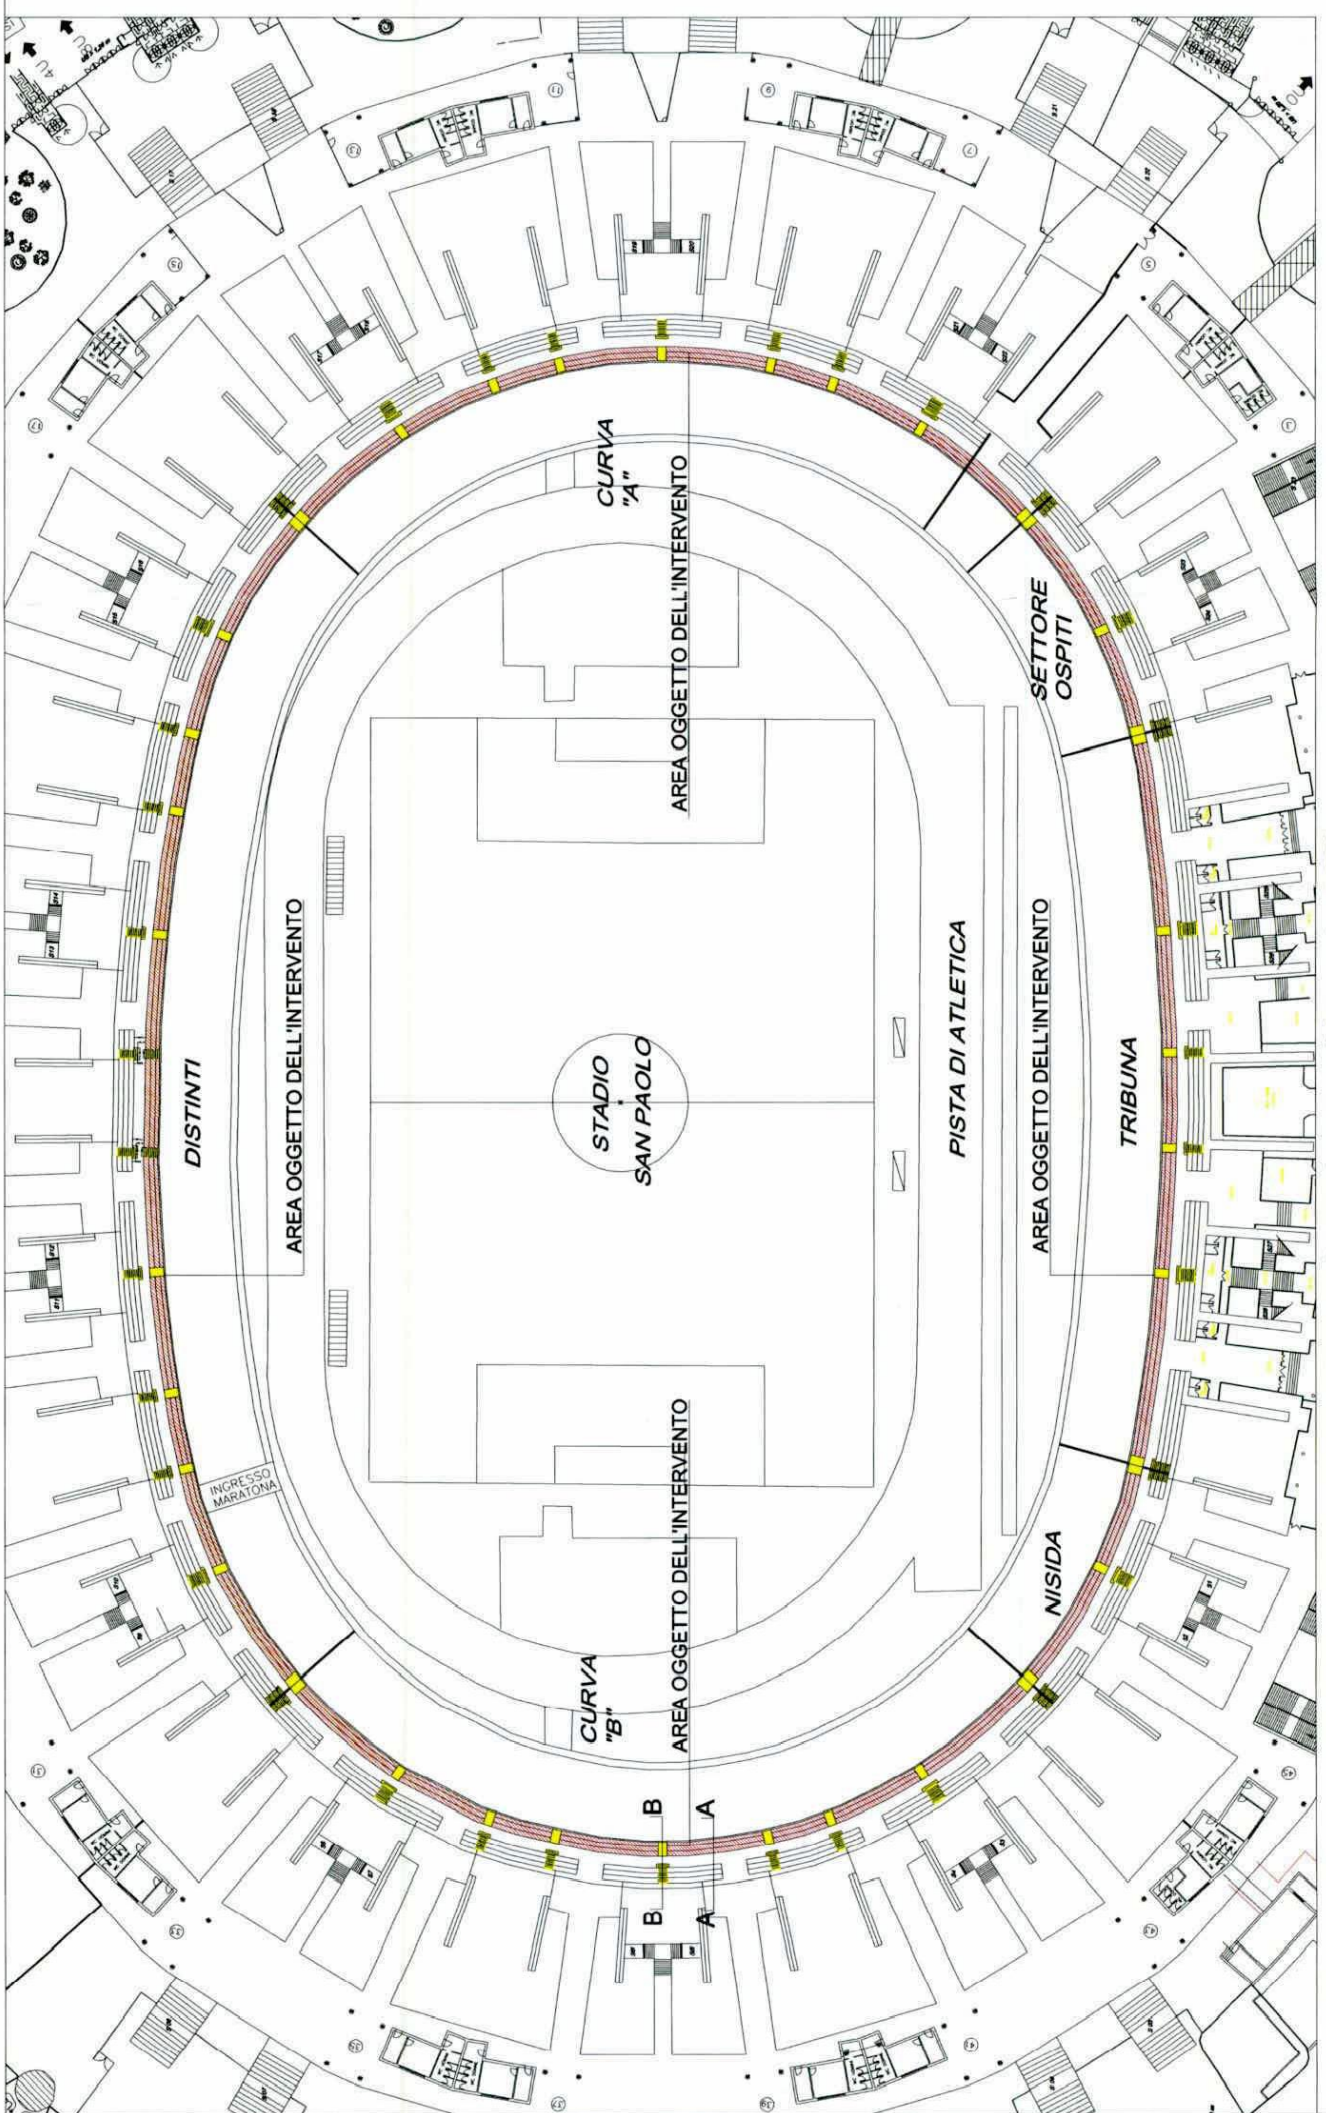

pianta anello superiore stato di fatto scala 1:500

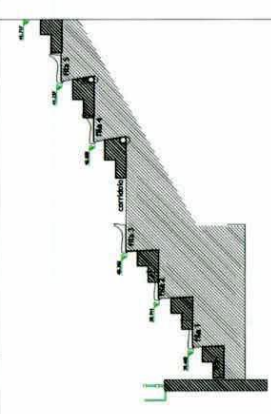

sezione AA scala 1:50

sezione BB scala 1:50